


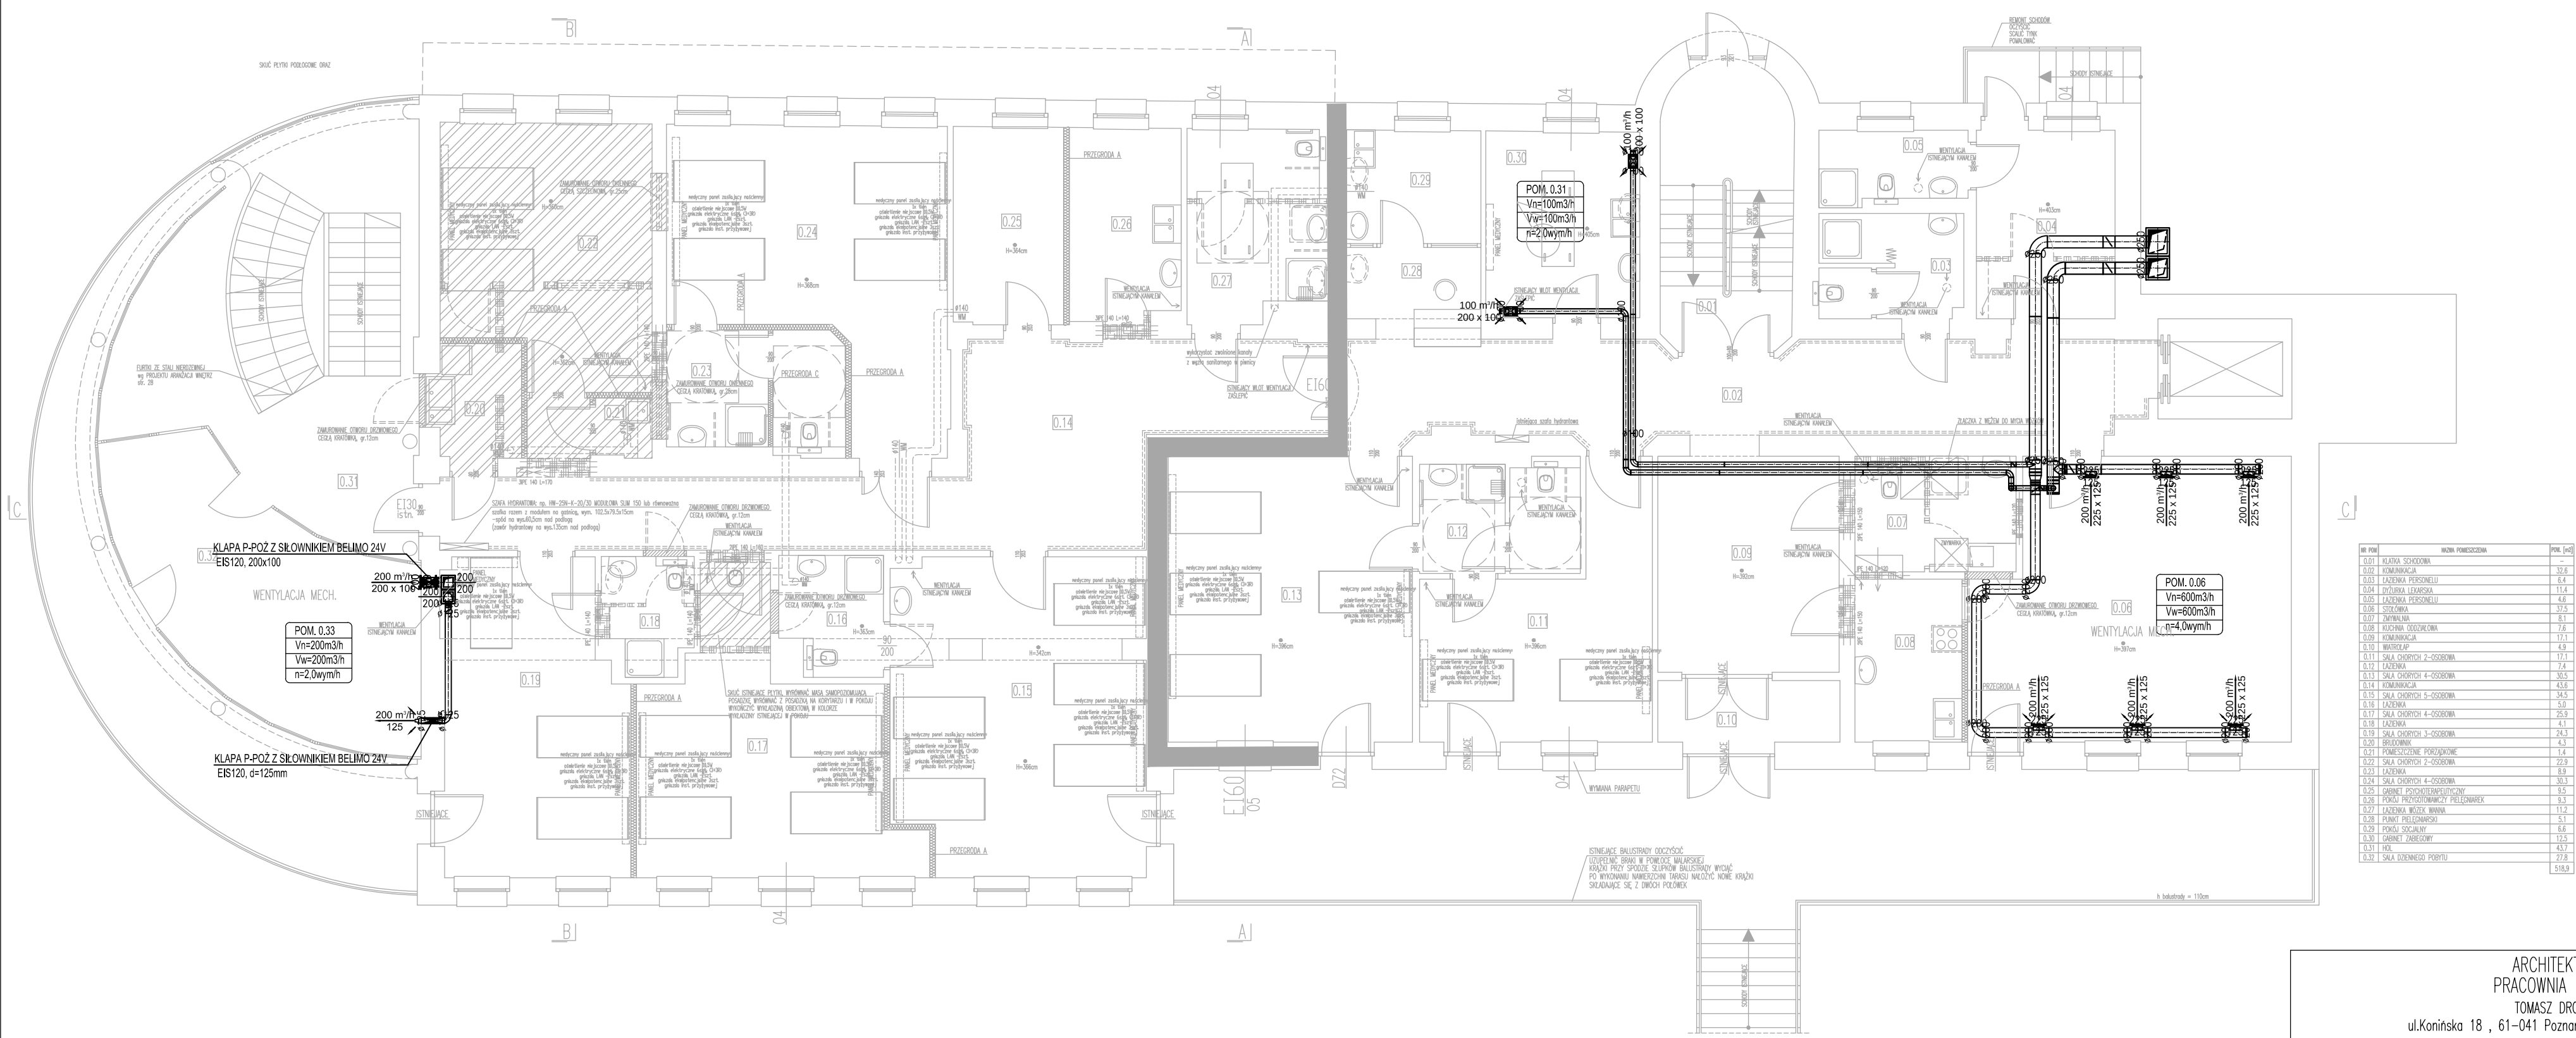

NR POM.	NAZWA POMIESZCZENIA	POM. [m³]
0.01	KUCHNIA	32.8
0.02	KUCHNIA	6.4
0.03	ŁAZIENKA	11.4
0.04	ŁAZIENKA	4.6
0.05	ŁAZIENKA	37.5
0.06	ŁAZIENKA	8.1
0.07	KUCHNIA	7.6
0.08	KUCHNIA	17.1
0.09	KUCHNIA	4.9
0.10	KUCHNIA	17.1
0.11	SALA CHOROBY 2-OSOBOWA	7.4
0.12	SALA CHOROBY 4-OSOBOWA	30.5
0.13	SALA CHOROBY 4-OSOBOWA	43.6
0.14	SALA CHOROBY 5-OSOBOWA	34.5
0.15	SALA CHOROBY 4-OSOBOWA	5.0
0.16	SALA CHOROBY 4-OSOBOWA	25.9
0.17	SALA CHOROBY 4-OSOBOWA	4.1
0.18	SALA CHOROBY 3-OSOBOWA	24.3
0.19	SALA CHOROBY 4-OSOBOWA	4.3
0.20	SALA CHOROBY 4-OSOBOWA	1.4
0.21	SALA CHOROBY 2-OSOBOWA	22.9
0.22	SALA CHOROBY 4-OSOBOWA	6.9
0.23	SALA CHOROBY 4-OSOBOWA	30.1
0.24	SALA CHOROBY 4-OSOBOWA	9.5
0.25	SALA CHOROBY 4-OSOBOWA	9.3
0.26	SALA CHOROBY 4-OSOBOWA	11.9
0.27	SALA CHOROBY 4-OSOBOWA	5.1
0.28	SALA CHOROBY 4-OSOBOWA	6.6
0.29	SALA CHOROBY 4-OSOBOWA	17.5
0.30	SALA CHOROBY 4-OSOBOWA	43.7
0.31	SALA CHOROBY 4-OSOBOWA	27.8
0.32	SALA CHOROBY 4-OSOBOWA	518.9

ARCHITEKTONICZNA
PRACOWNIA PROJEKTOWA
TOMASZ DROŻDŻYŃSKI
ul.Koninska 18 , 61-041 Poznań , tel./fax 8708 614, 0601 87 51 57

INWESTOR:
Lubuski Szpital Specjalistyczny Pulmonologiczno-Kardiologiczny w Torzymiu Spółka z o.o.
ul. Wojska Polskiego 52, 66-235 Torzym

TEMAT:
Przebudowa i remont budynku nr 2 Lubuskiego Szpitala Specjalistycznego w Torzymiu, ul. Wojska Polskiego 52, 66-235 Torzym

RZUT PARTERU. INSTALACJA WENTYLACJI MECHANICZNEJ

AUTOR:
mgr inż. ANDRZEJ BOROWCZYK
mgr inż. ANDRZEJ BARNA

SPRAWDZAJĄCY:
mgr inż. ANDRZEJ BARNA

BRANŻA:
SANITARNA

DATA:
06.2019r.

REV:
01

SKALA:
1:100

NR RYS.
W-2

SPECJALNOŚĆ I NR UPRAWNIENIA:
SANITARN WKP/0244/POOS/05

PODPIS:
WKP/0034/POOS/03